


Схема расположения листов к схеме организации улично-дорожной сети и движения транспорта для размещения объекта: «Проект «Юг». 1 этап. Реконструкция магистральных трубопроводов «Тихорецк - Новороссийск». Строительство лупингов для нефтепровода «Тихорецк - Новороссийск - 3»

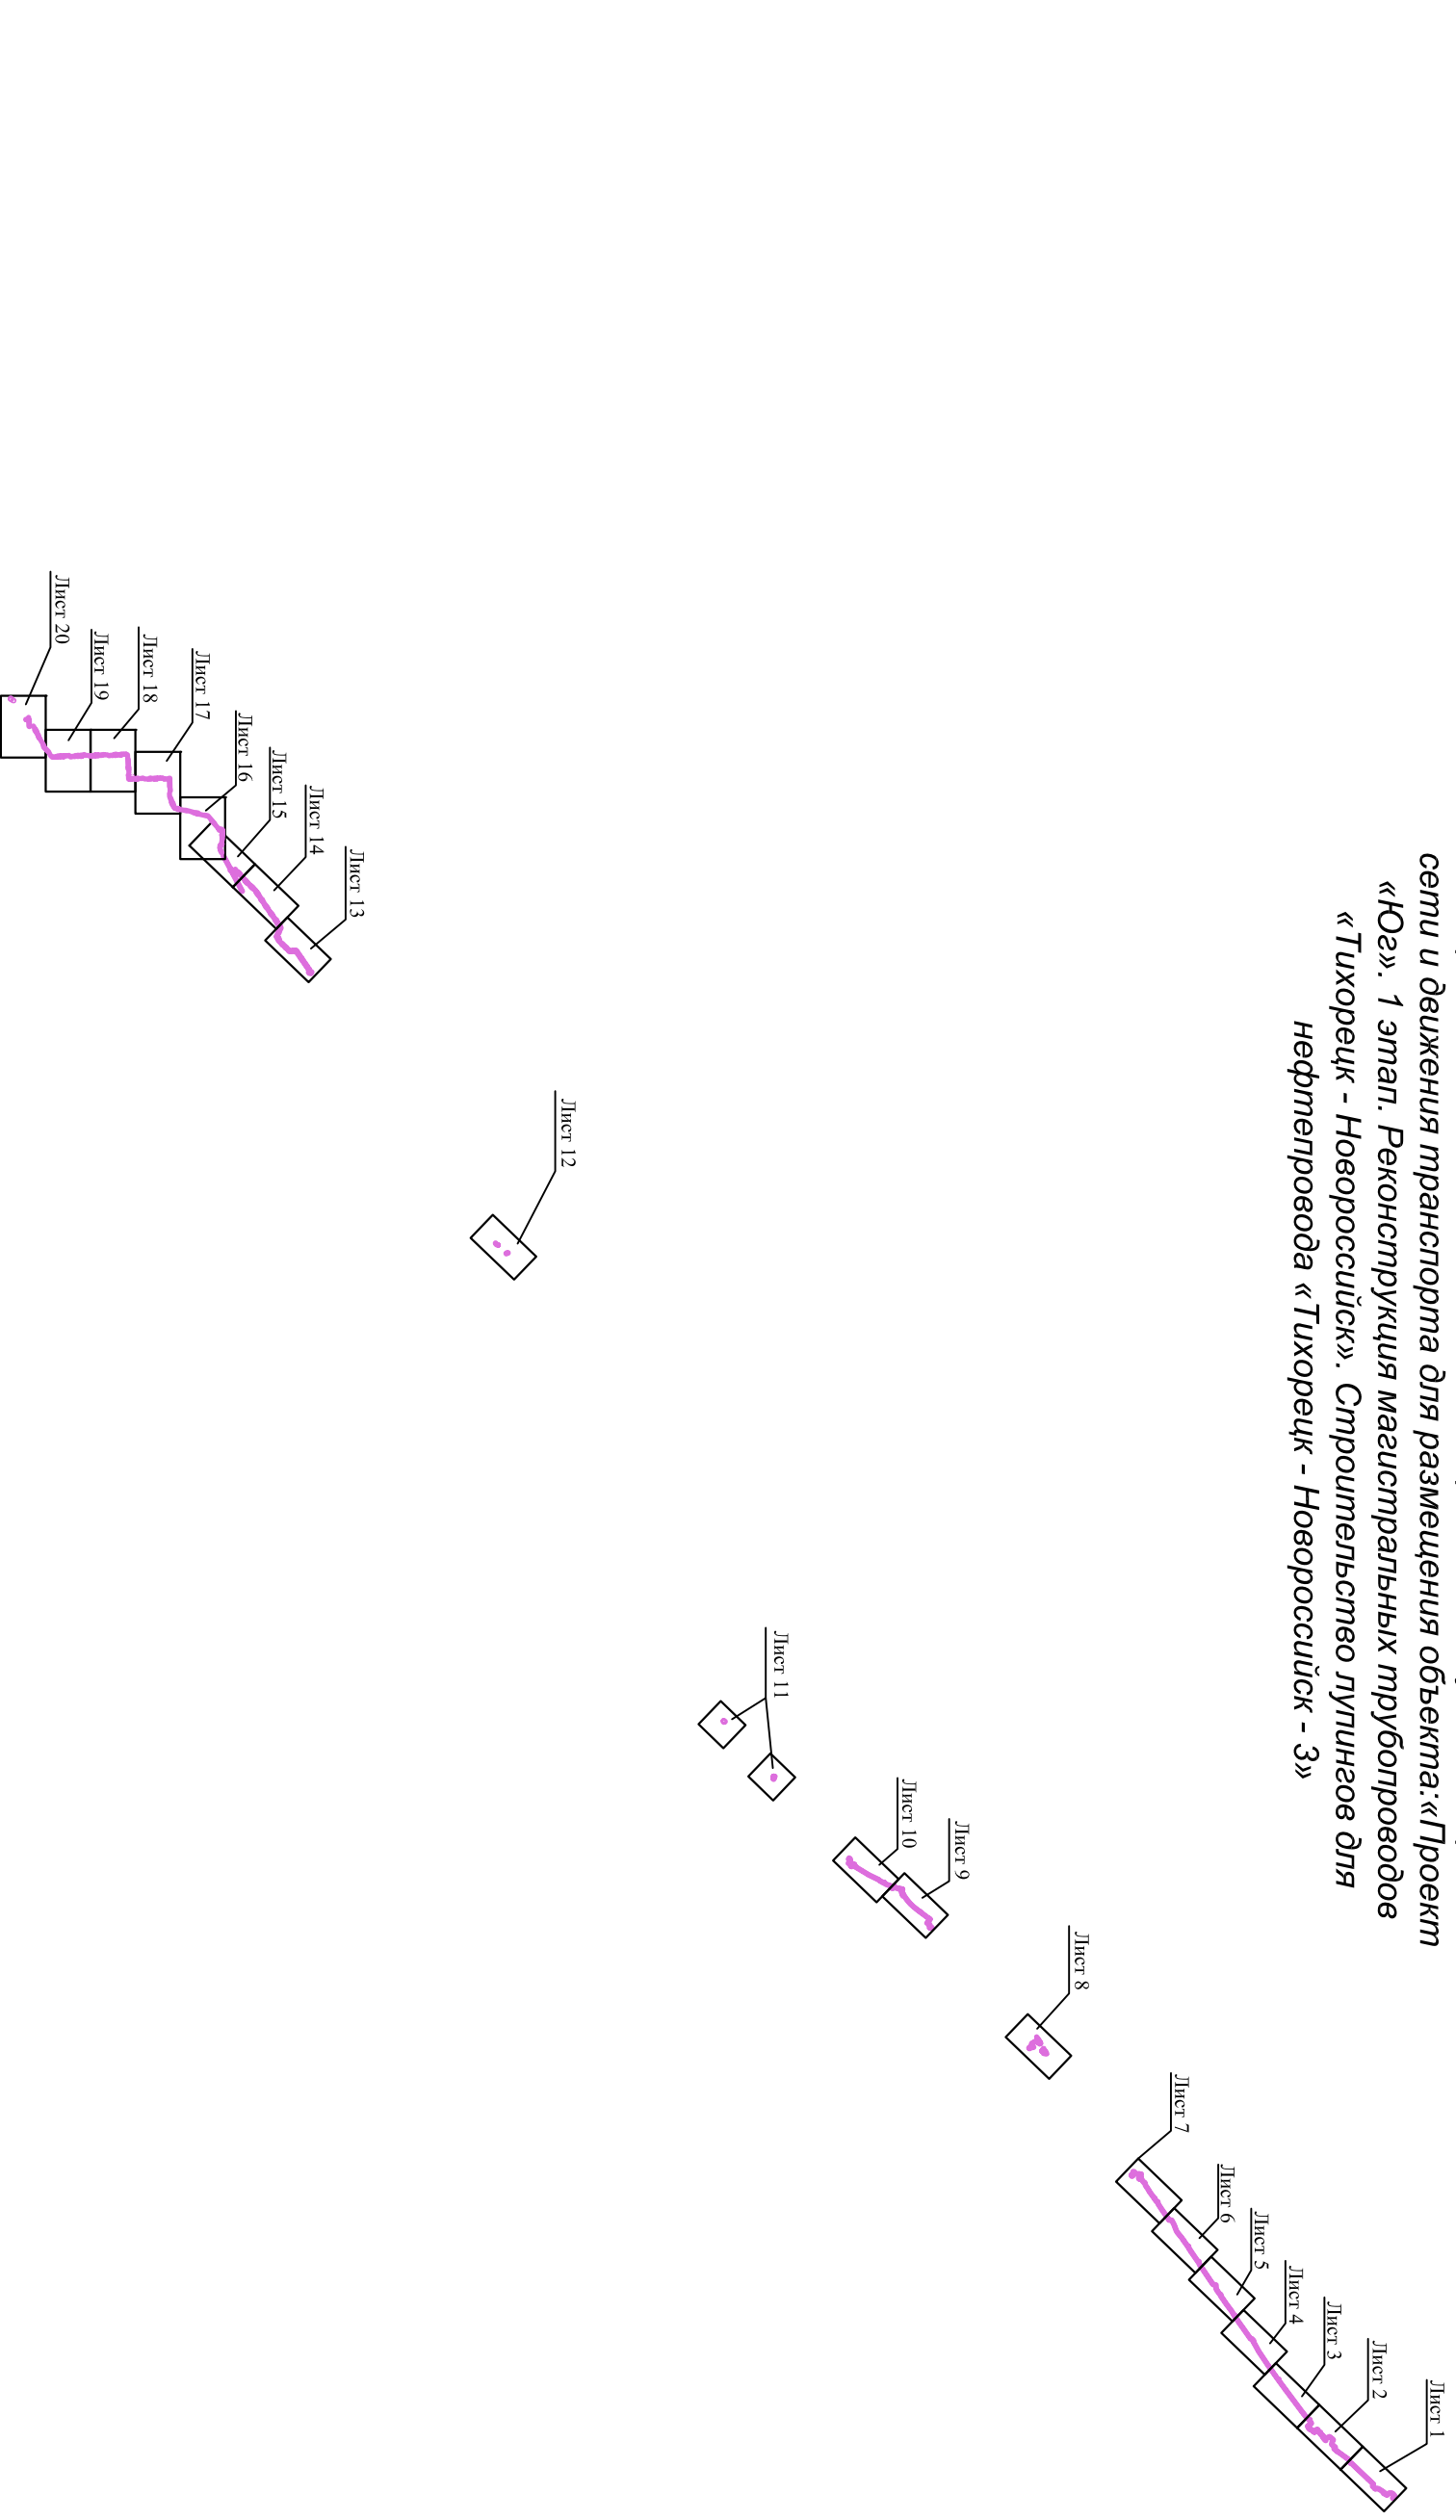

Изм.	Колуч.	Лист	№ док.	Подп.	Дата	Краснодарский край, район г.Новороссийск, Тихорецкий, Выселковский, Кореновский, Динской, Красноармейский, Абинский, Северский, Крымский, Абинский, Северский, Крымский, районны Документация по планировке территории (проект планировки территории) для размещения объекта: «Проект «Юг». 1 этап. Реконструкция магистральных трубопроводов «Тихорецк - Новороссийск». Строительство лупингов для нефтепровода «Тихорецк - Новороссийск - 3»				
Директор										
						Заказчик: ОАО «Черномортранснефть»	Стадия	Лист	Листов	
						Схема расположения листов к схеме организации улично-дорожной сети и движения транспорта		1	1	
Инженер										